


KOLEKTOR K2

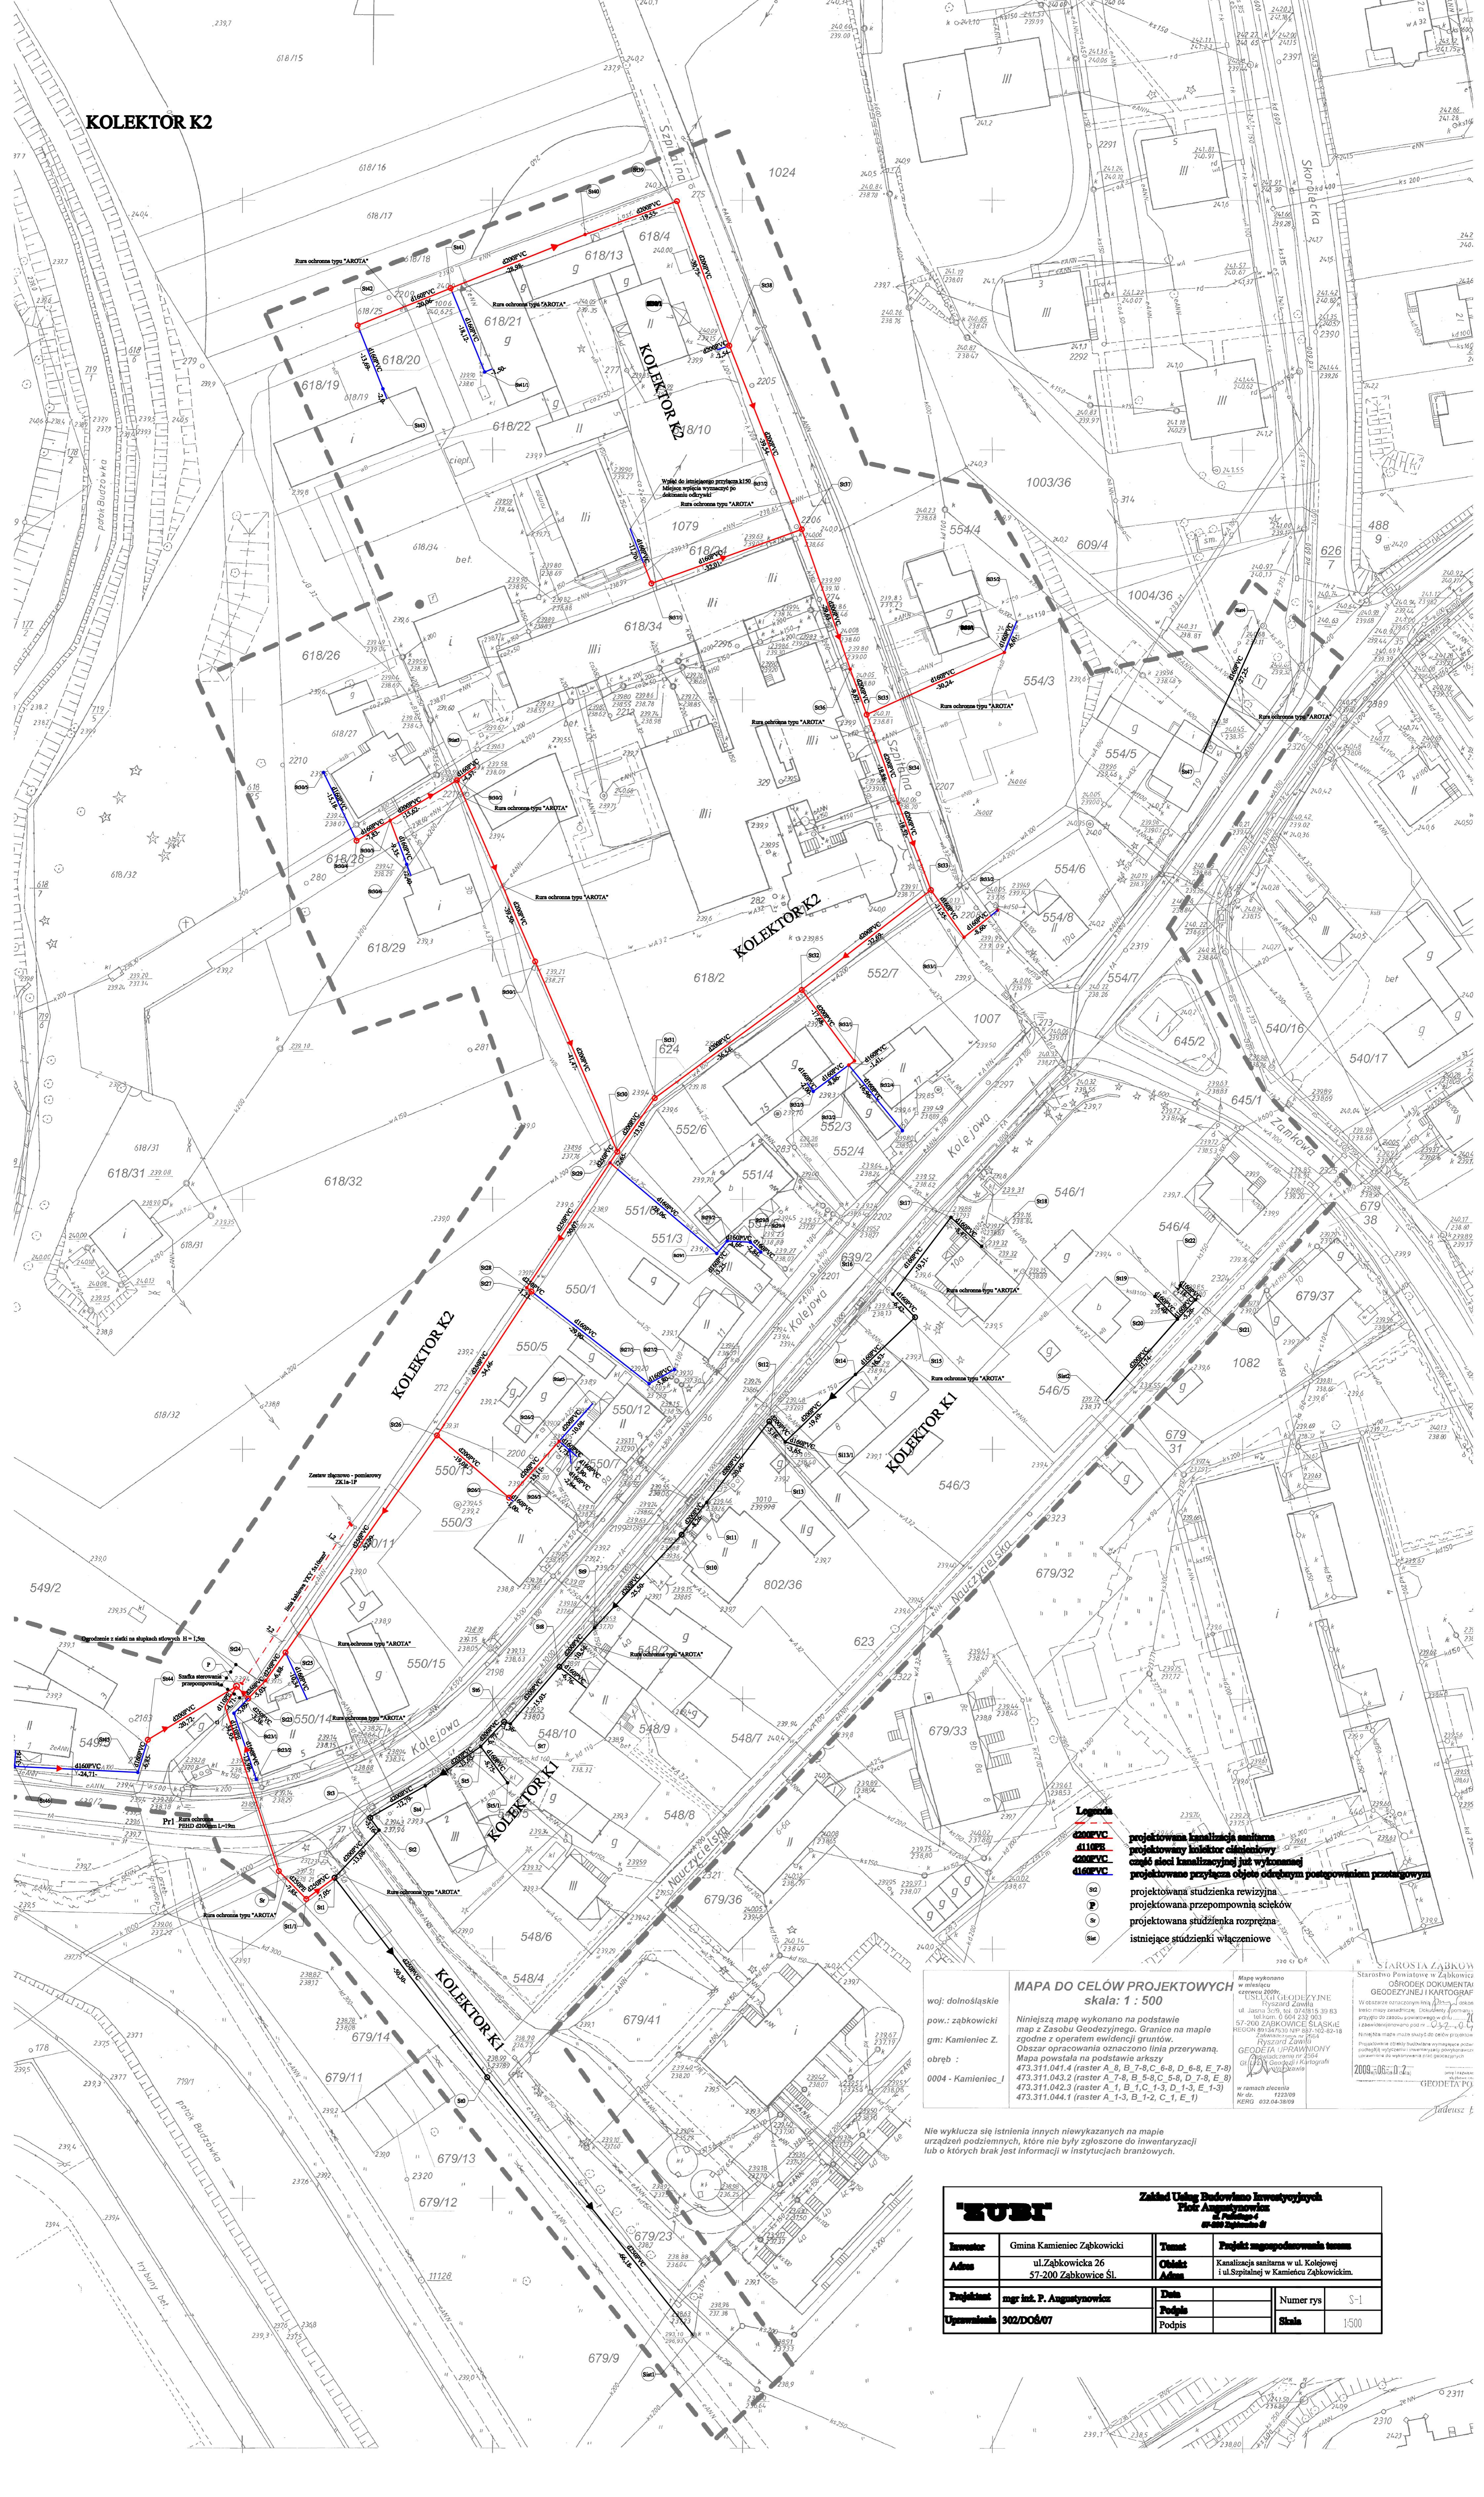

- Legenda**
- Ø200 PVC projektowana kanalizacja sanitarna
 - Ø110 PE projektowany kolektor chłodziwowy
 - Ø200 PVC część sieci kanalizacyjnej już wykonanej
 - Ø160 PVC projektowane przyłącza objęte odrębnym postępowaniem przetargowym
 - S1 projektowana studzienka rewizyjna
 - S2 projektowana przepompownia ścieków
 - S3 projektowana studzienka rozprężna
 - S4 istniejące studzienki włączeniowe

woj: dolnośląskie
 pow.: ząbkowski
 gm: Kamieniec Z.
 obręb :
 0004 - Kamieniec_I

MAPA DO CELÓW PROJEKTOWYCH
 skala: 1 : 500

Niniejszą mapę wykonano na podstawie map z Zasobu Geodezyjnego. Granice na mapie zgodnie z operatem ewidencji gruntów. Obszar opracowania oznaczono linią przerywaną. Mapa powstała na podstawie arkusza 473.311.041.4 (raster A, B, 7-B, C, 6-8, D, 6-8, E, 7-8) 473.311.042.2 (raster A, 7-8, B, 5-8, C, 5-8, D, 7-8, E, 8) 473.311.042.3 (raster A, 1, B, 1-C, 1-3, D, 1-3, E, 1-3) 473.311.044.1 (raster A, 1-3, B, 1-2, C, 1, E, 1)

Mapę wykonano w miejscowości Ząbki, w dniu 07.08.2015 r. w ramach zlecenia nr 12209/2015. Projektant: mgr inż. P. Augustynowicz. Wykonano w ramach zlecenia nr 12209/2015. Data: 08.08.2015 r.

Nie wyklucza się istnienia innych niwykazanych na mapie urządzeń podziemnych, które nie były zgłoszone do inwentaryzacji lub o których brak jest informacji w instytucjach branżowych.

Zakład Usług Budowlano Inżynierskich			
"ZUBI"			
Piotr Augustynowicz Inżynier ds. Geodezji i Kartografii			
Investor	Gmina Kamieniec Ząbkowski	Temat	Projekt zagospodarowania terenu
Adres	ul. Ząbkowicka 26 57-200 Ząbkowice Śl.	Obsk. Adres	Kanalizacja sanitarna w ul. Kolejowej i ul. Szpitalnej w Kamieńcu Ząbkowskim.
Projektant	mgr inż. P. Augustynowicz	Data	
Uprawnienia	302/DO/07	Podpis	
		Podpis	
		Numer rys	S-1
		Skala	1:500